


RZUT PARTERU

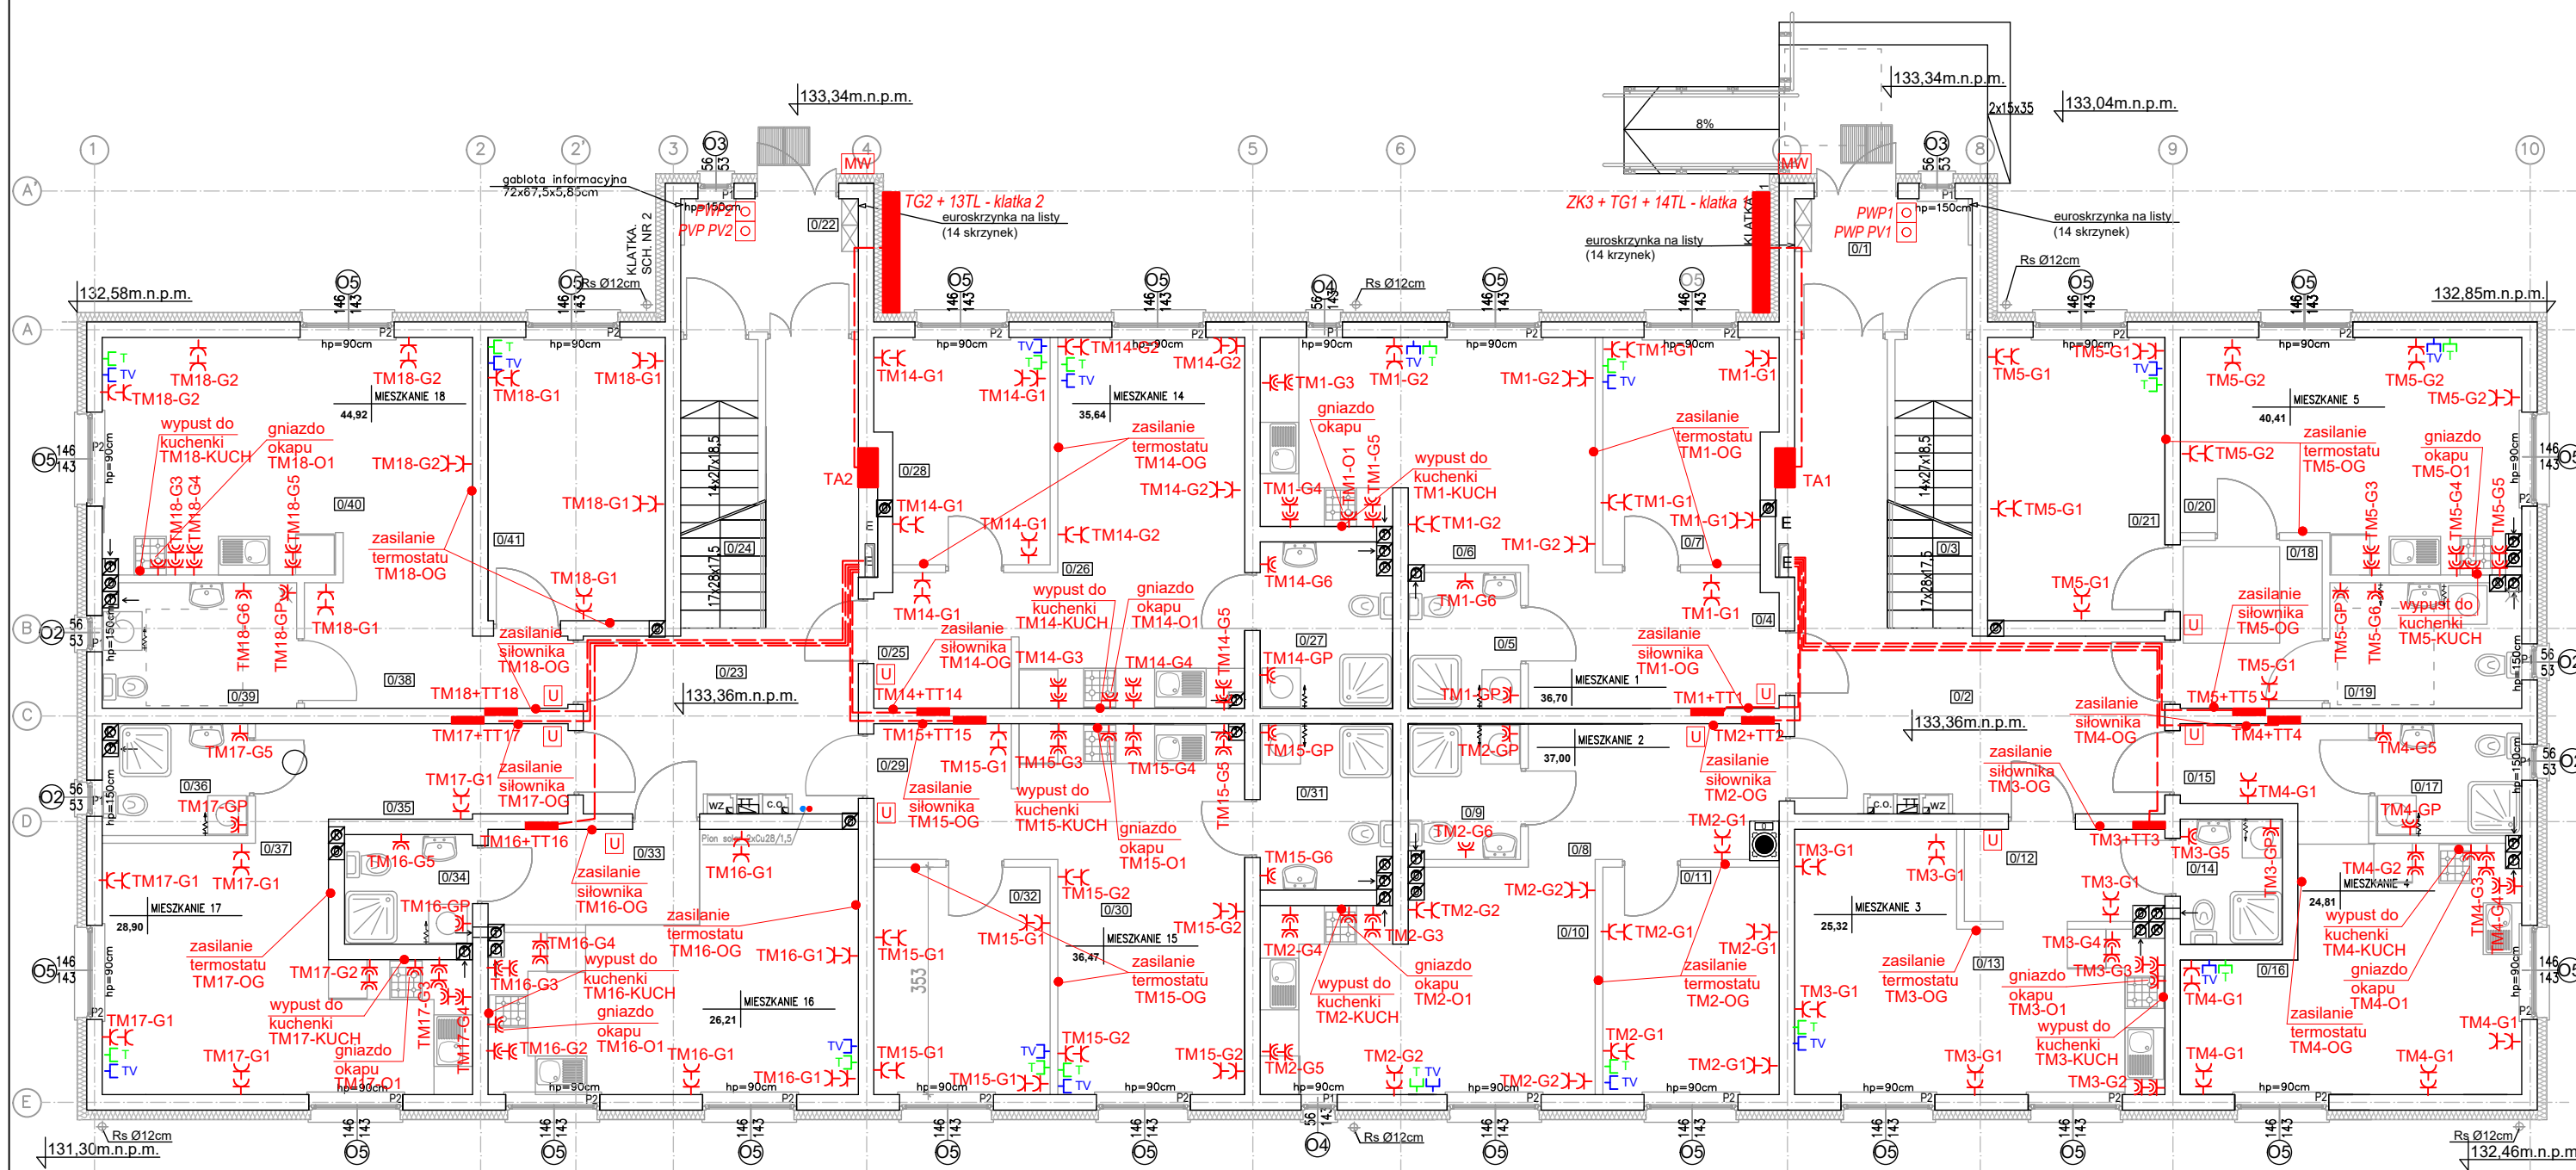

LEGENDA:

- - rozdzielnica elektryczna
- TM+TT - tablica mieszkaniowa (skrzynka elektryczna + skrzynka telekomunikacyjna)
- - wypust ścienny
- ⌘ - gniazdo pojedyncze p/t 16A IP20
- ⌘ - gniazdo pojedyncze p/t 16A IP44
- ⌘ - gniazdo 2xRJ45 (internetowe+telefoniczne)
- ⌘ - gniazdo R+TV+SAT
- K100H42 - korytka kablowe o wym. zgodnie z rysunkiem

nazwa i adres obiektu budowlanego:	BUDYNEK MIESZKALNY WIELORODZINNY położony przy ul. Przemysłowej, w Czyżewie	nr rys. E-6
nazwa rysunku:	P.W. RZUT PARTERU - INSTALACJA SIŁOWA	data: 30.06.2019
autor projektu specjalność: inst. elektr.	mgr inż. ROBERT GRODZKI nr upr. PDL/0101/POOE/06	skala: 1:100
sprawdzający specjalność: inst. elektr.	mgr inż. TOMASZ SUROWIEC nr upr. PDL/0101/POOE/07	podpis:
autor projektu specjalność: inst. teletech.	mgr inż. DARIUSZ MOCARSKI nr upr. DT-WBT/02430/03/U	podpis:
sprawdzający specjalność: inst. teletech.	mgr inż. RADOSŁAW STADNICKI-KOLENDO nr upr. DTT-TU/02301/02/U	podpis: