


# RZUT PARTERU - INSTALACJA WOD-KAN

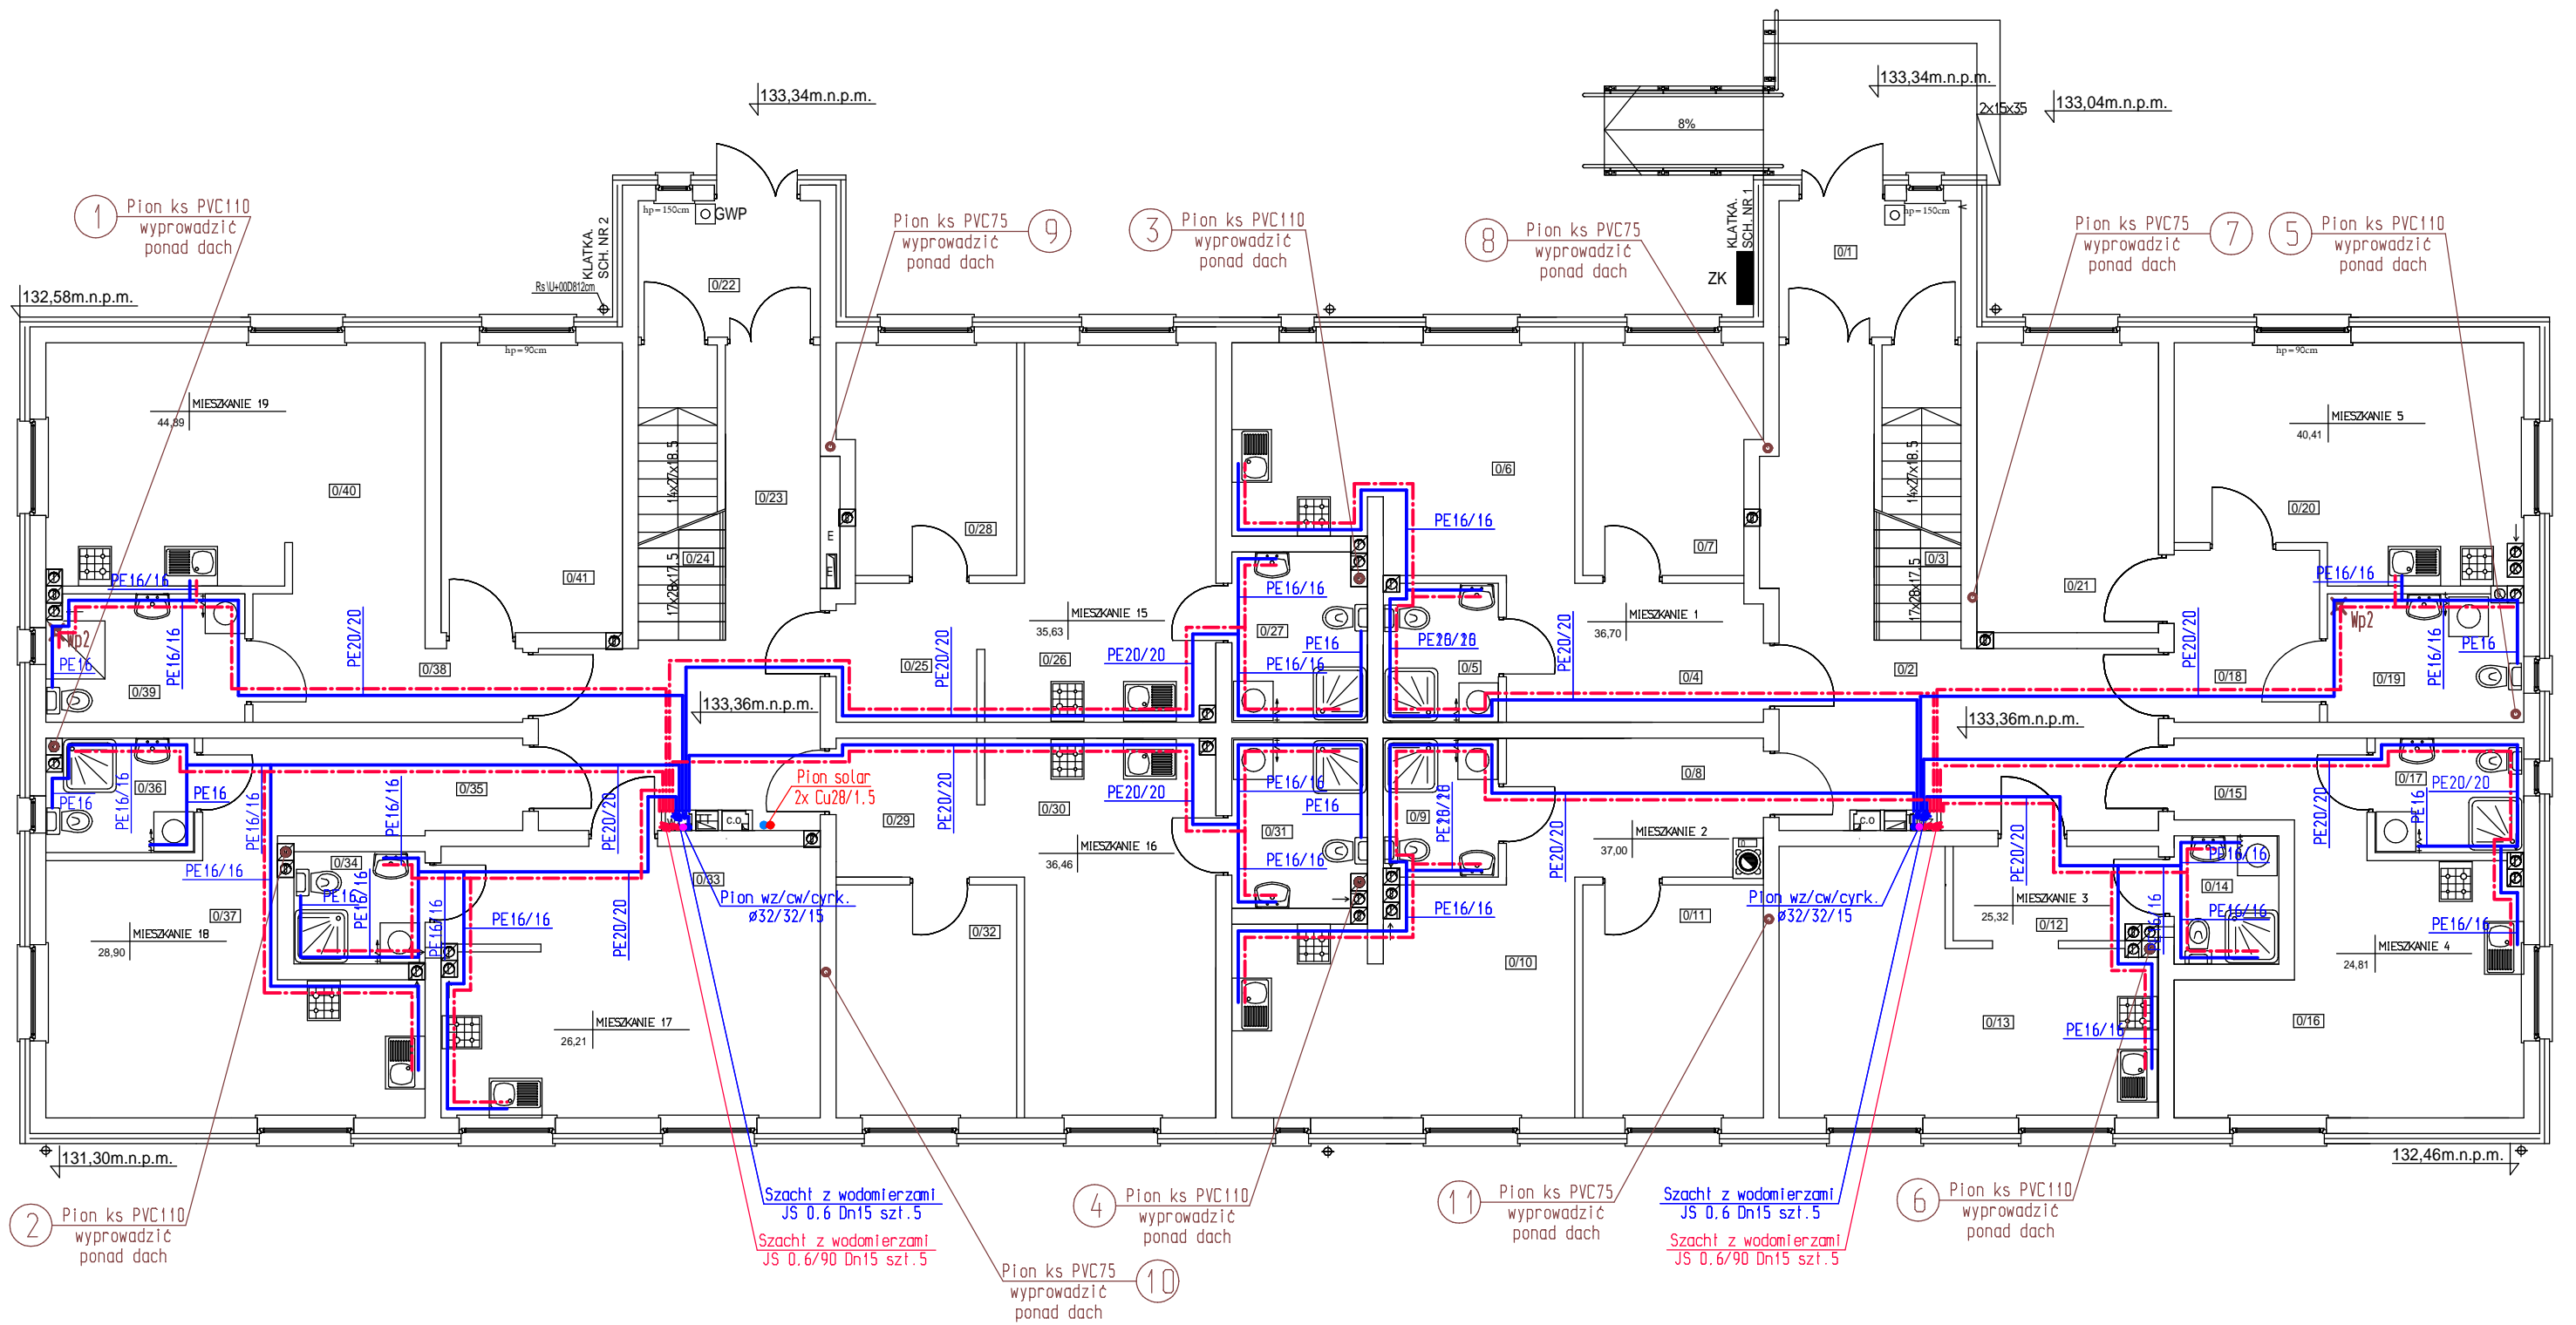

- wewnętrzna instalacja wody zimnej
- wewnętrzna instalacja wody ciepłej
- wewnętrzna instalacja cyrkulacyjnej
- wewnętrzna instalacja kanalizacji sanitarnej
- wewnętrzna instalacja solarna
- ✗ wpust łazienkowy

Nazwa rys.: Rzut parteru - instalacja wod-kan			Rys.S2
Objekt: Budynek mieszkalny wielorodzinny położony przy ul.Przemysłowej w Czyżewie			Skala 1:100
			Data 30.06.2019
Autor projektu	Imię i nazwisko	Nr upr.	Podpis
	mgr inż. Marcin Pawłuszewicz	B1/195/01	